

LEYENDA		
SIMBOLO	DESCRIPCIÓN	OBSERVACIONES
	CAMA PORTAALARMADOR DE ENERGÍA	h = 1,40 mts
	TABLERO DE DISTRIBUCIÓN METÁLICO TIPO PARRA EMPOTRAR	h = 1,60 mts
	INTERRUPTOR SIMPLE	h = 1,40 mts
	INTERRUPTOR DOBLE	h = 1,40 mts
	COMBORNENTE MONOP. SIMPLE / CON PUESTA A TIERRA	h = 0,40 mts
	TUBERÍA EMPOTRADO EN TECHO O PARED	
	TUBERÍA EMPOTRADO EN PISO	
	CENTRO DE LUZ	
	TIENE UNIFILAR	

CALCULO DE LA MAXIMA DEMANDA

CIRCUITOS	AREA TECHADA M2	P. I. (W)	P. D. (W)	MAXIMA DEMANDA
VIVIENDA	42,00	2500,00	1,00	875,00
TOTAL		2500,00		875,00

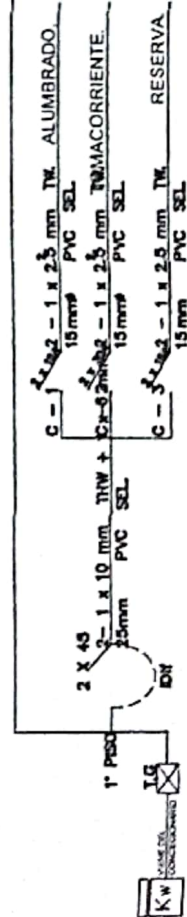
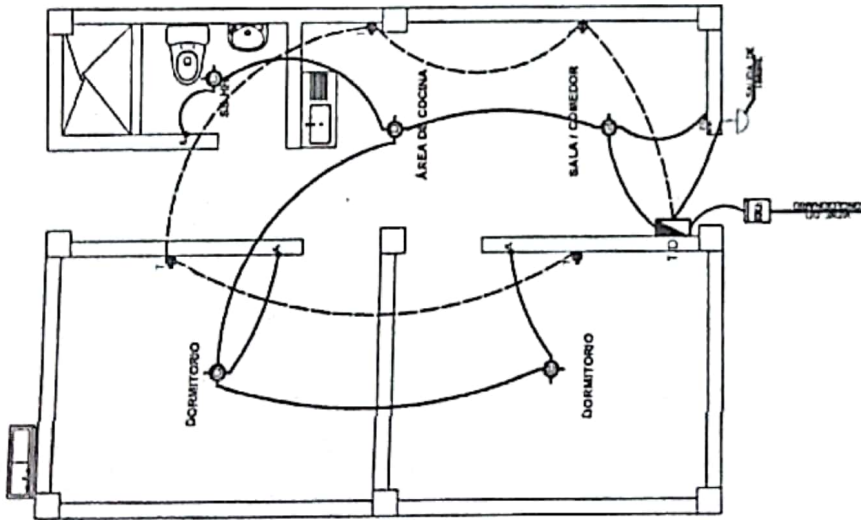


DIAGRAMA UNIFILAR

		LAMINA N°: <b>IE-01</b>
PROYECTO: <b>MODULO DE VIVIENDA CONSTRUCCION EN SITIO PROPIO</b>		PROFESIONAL: <b>ING. EDGAR ACEVEDO BORRERO</b>
DEPARTAMENTO: JUNIN PROVINCIA: SATIPO DISTRITO: SATIPO		ESCALA: 1/25
U.BICACION: <b>URB. SANTA LEONOR N° 1 LOTE 22</b>		FECHA: MAYO 2021
PLANO: <b>INSTALACIONES ELECTRICAS</b>		